


PLANTA BAIXA

ESCALA - 1/30

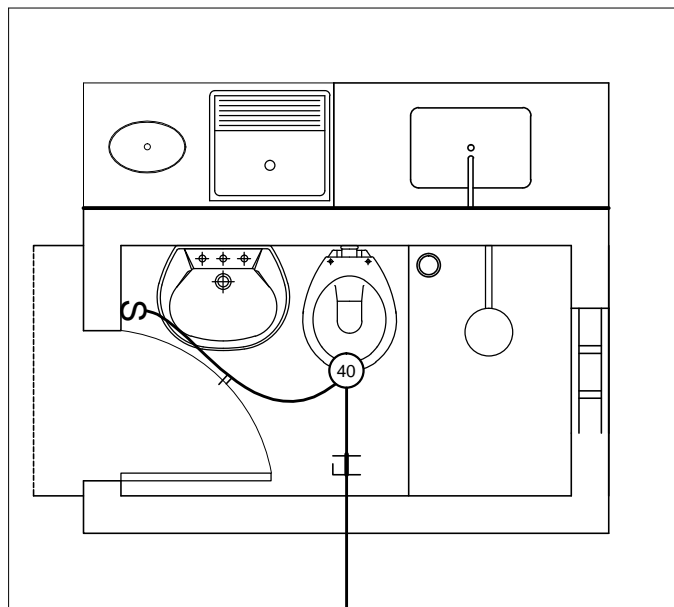

ESQ. ELETRICO

ESC. / 1:30

VEM DA CASA
EXISTENTE

CONVENÇÕES

- ||| FIOS: FASE, NEUTRO E RETORNO
- § INTERRUPTOR SIMPLES
- LUMIN. TIPO BOCAL PLAFONIER C/ LAMP. INCANDESC.

OBSERVAÇÕES

- 1 - ELETRODUTO Ø 1/2" PVC CORRUGADO
- 2 - FIO DE COBRE ISOLADO, BITOLA 1,5mm²

Marcio Antonio Messias da Silva
 Marcio Antonio Messias da Silva
 CREA 26291-D

TÍTULO: PROJETO DE MELHORIA SANITÁRIA		PRANCHA: 01
PLANTA BAIXA E ELÉTRICA		
PROPRIETÁRIO: PREFEITURA DE MORRO DO CHAPEU	EDIFICAÇÕES	
ENDEREÇO:		
DATA: ABRIL / 2018	DESENHO:	ESCALA: INDICADA